

PROPIETAT:

Govern de les Illes Balears
Conselleria d'Educació i Cultura
I. B. I. S. E. C.
Institut Balear d'Infraestructures i Serveis Educatius i Culturals
c/ Capità Soler, 25, 4rt - 07004 - Palma de Mallorca Tel. (+34) 971 177 872 Fax (+34) 971 176 587 e-mail: carlogomez@ceiba.es

PROJECTE: **AMPLIACIÓ DEL C.P. POETA VILLANGÓMEZ AMB UN MÒDUL D'EDUCACIÓ INFANTIL I GIMNÀS**

ADREÇA: CARRER FELIP CURTIS I VALLS, S/N
POBLACIÓ: CAS SERRES, EIVISSA
PROVÍNCIA: BALEARS


VISAT:

ARQUITECTE: **CARLOS R. GÓMEZ** Nº 37.929-8
Avda. Pedro Miralles Nogueras, 19 - 07000 - Eivissa Tel. (+34) 971 587 088 e-mail: carlogomez@ceiba.es

CONTINGUT: **INSTAL·LACIÓ DE CALEFACCIÓ EDIFICI PRINCIPAL EXISTENT**


PROJECTE: BÀSIC I EXECUTIU
ESCALA: 1/100
DATA: DESEMBRE 2008
ARXIU: 1_CA_01_02_03.dwg
REVISIÓ: 01
DIBUXTAT: CARLOS R. GÓMEZ

FASE: 1ª FASE
Nº PROJECTE: 080101
Nº PLÀNOL: 1_CA_01

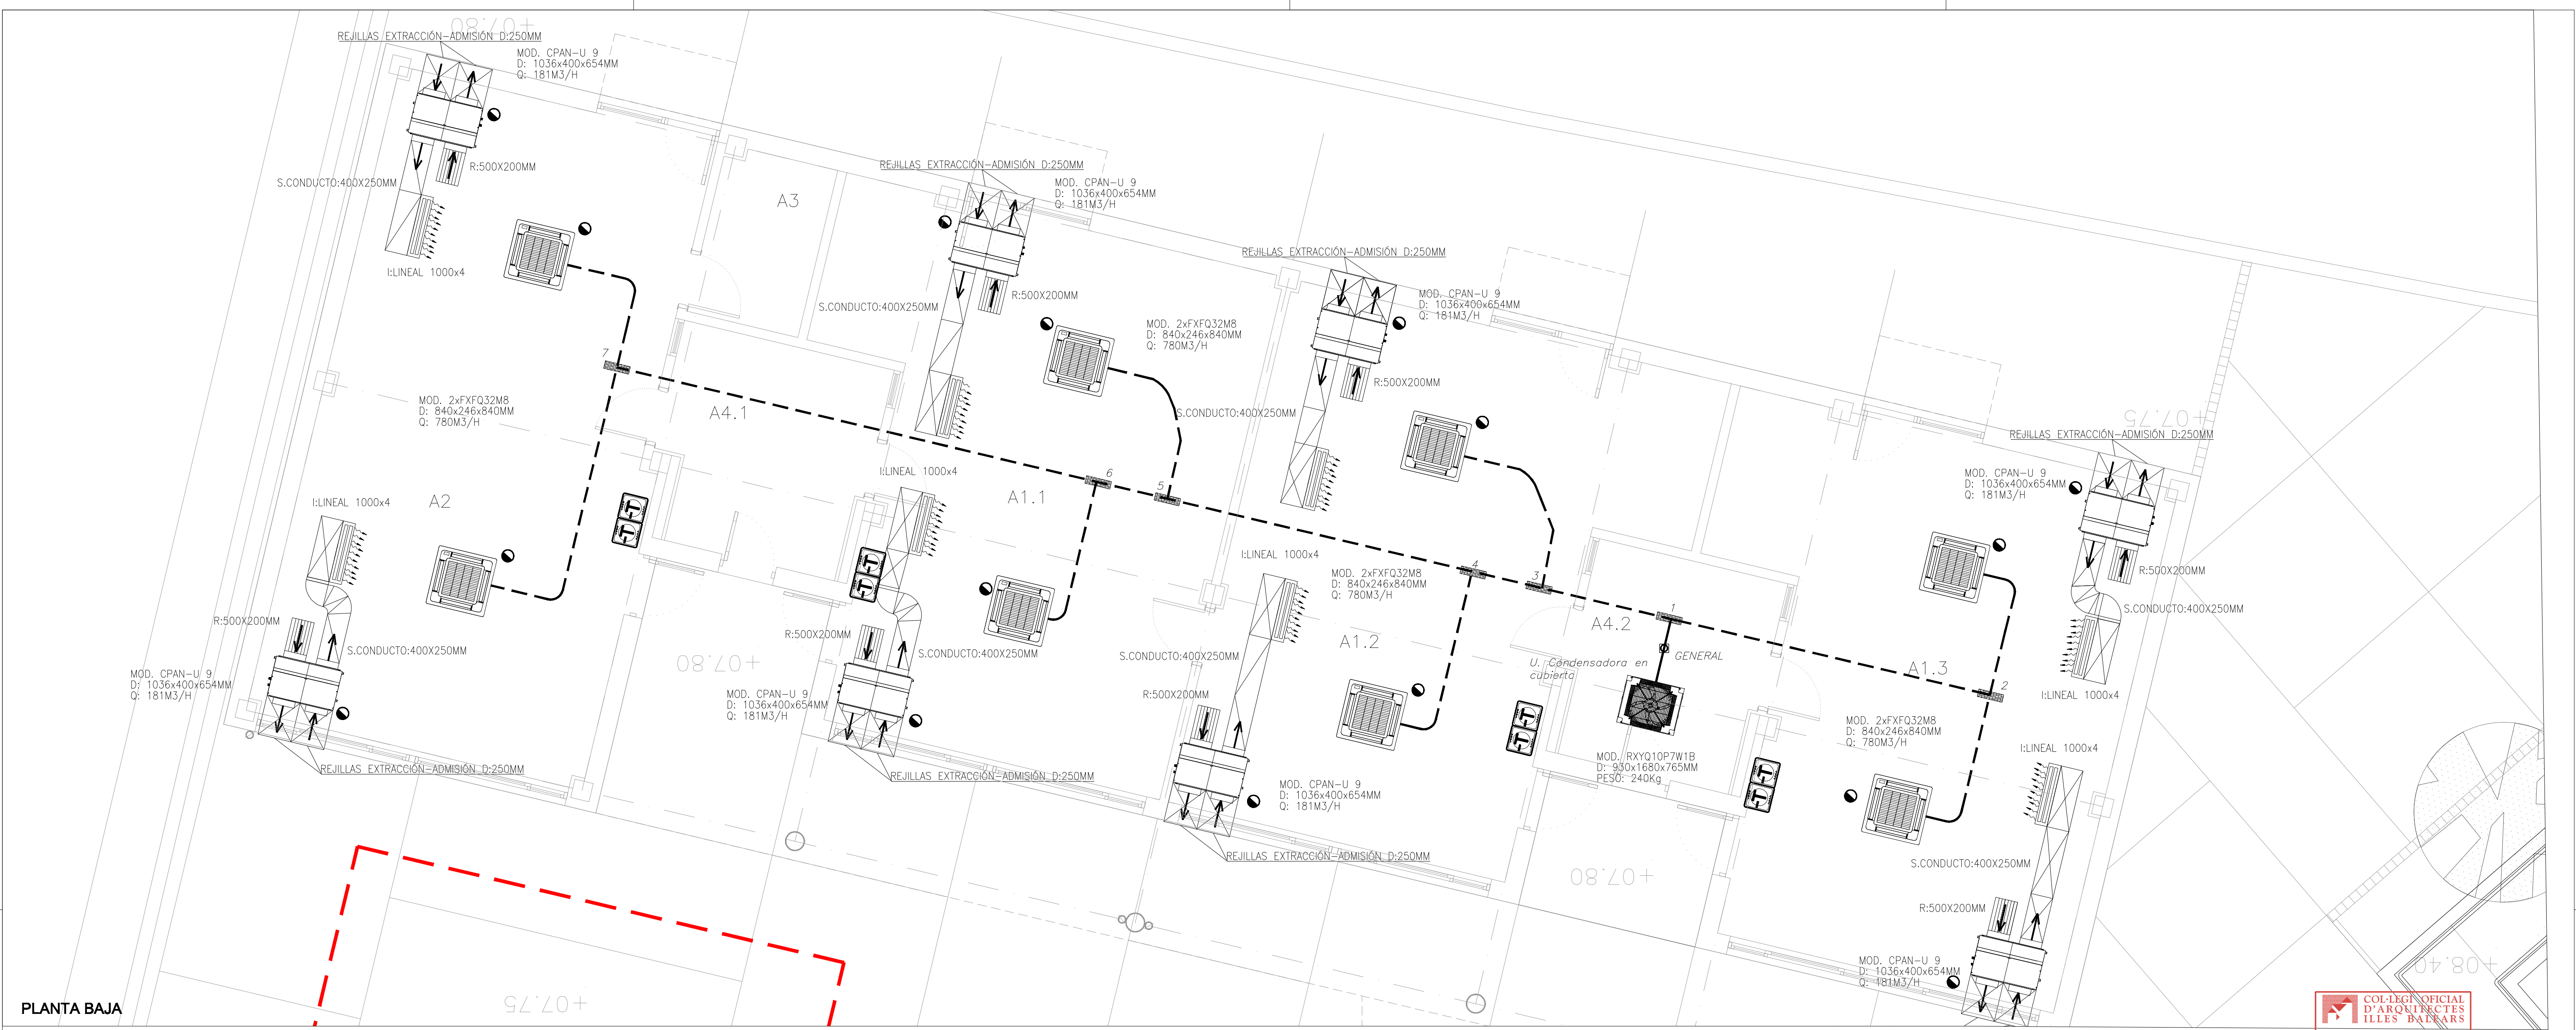


PLANTA BAJA


COL·LEGI D'ARQUITECTES IL·LES BALEARS
26.01.2009 13/00033/09
Segellat
(Llei 10/1998-CAIB)
5E2E1DF978E80F2F5914C5D880B0799B889AA208

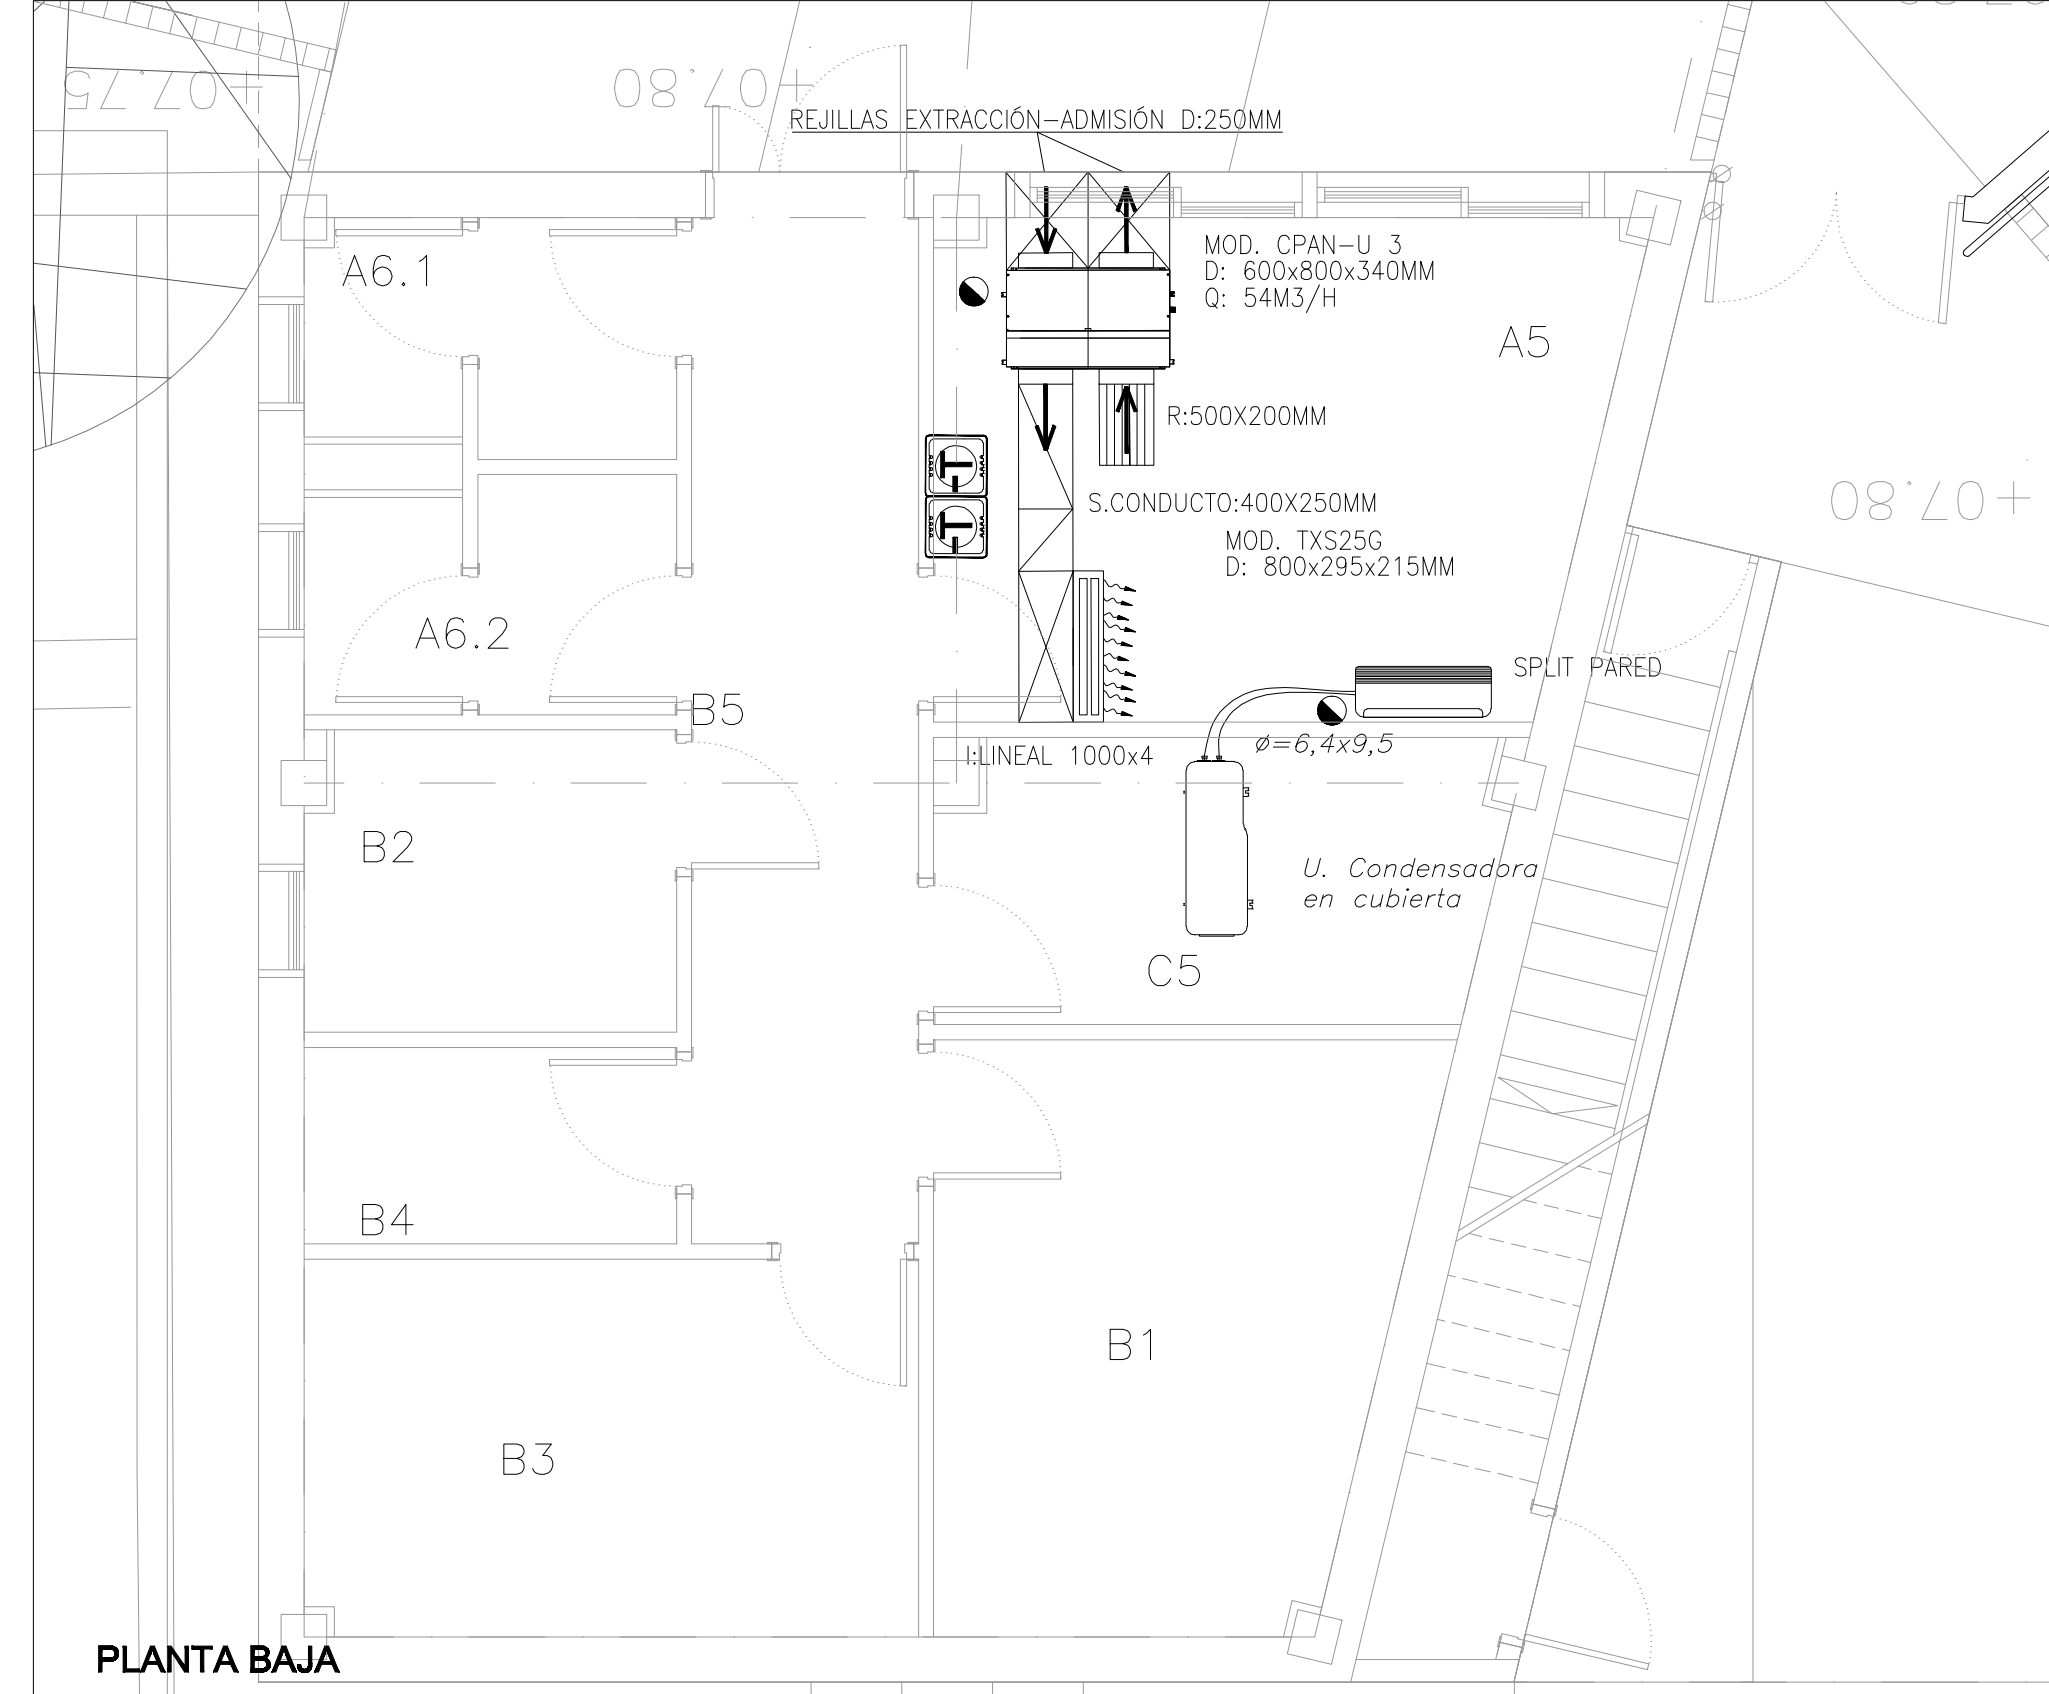

PLANTA BAJA

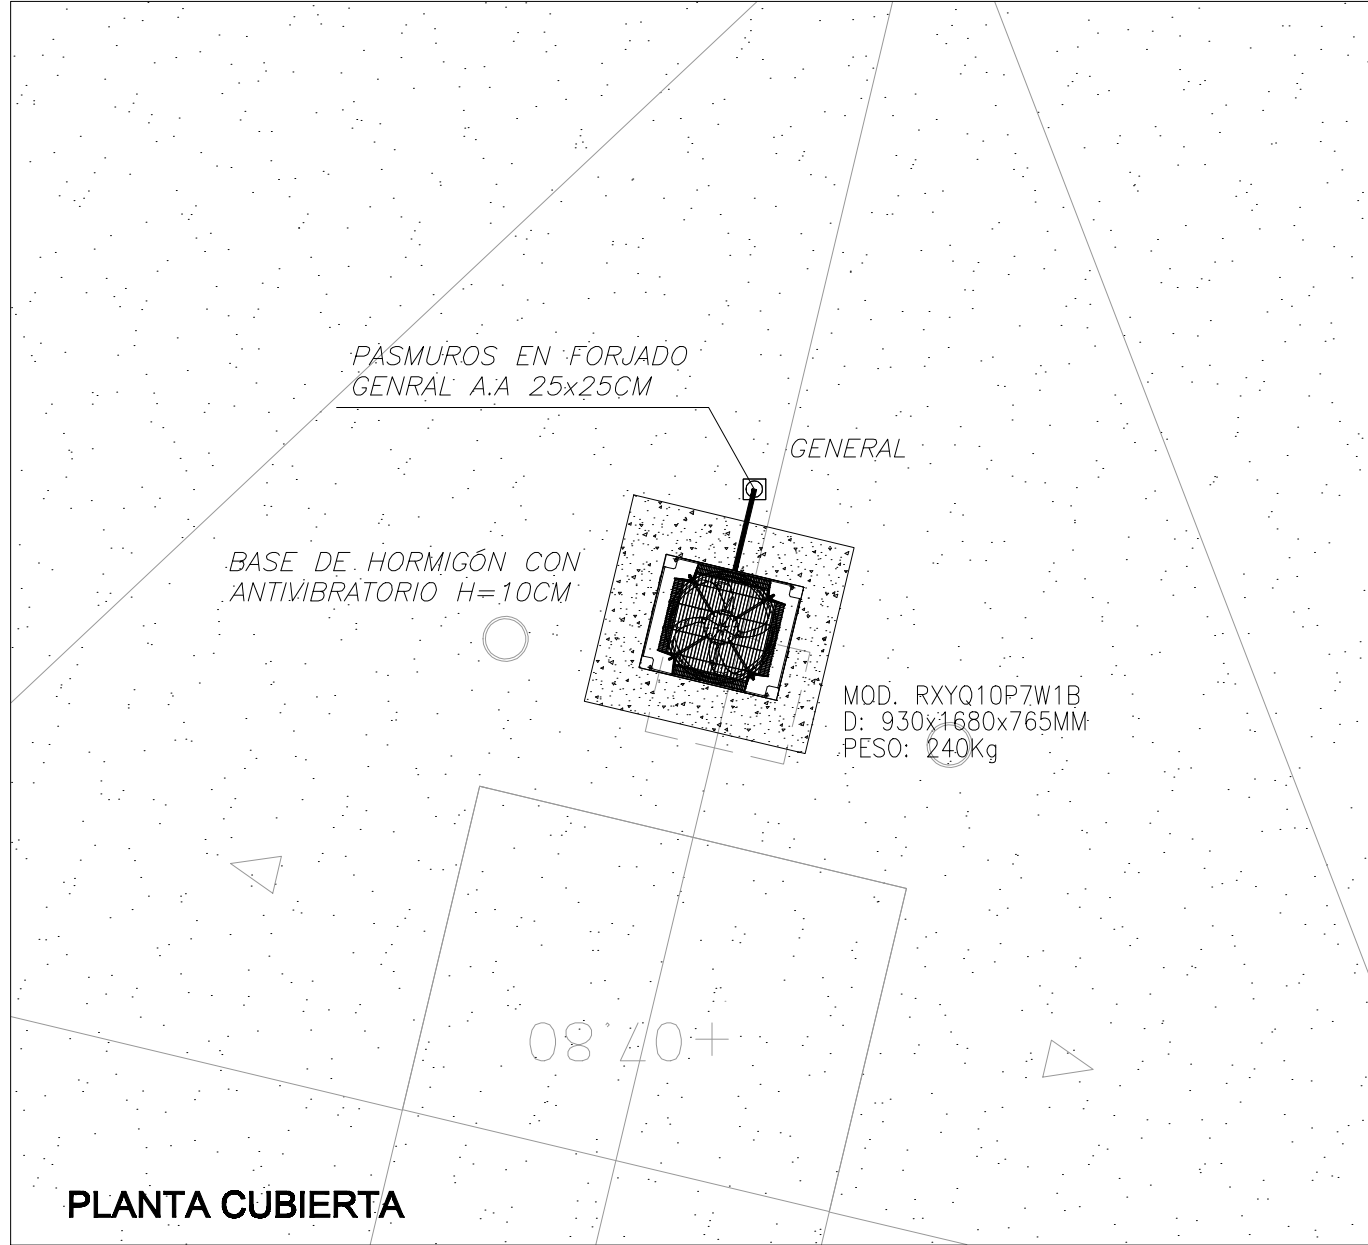

PLANTA CUBIERTA

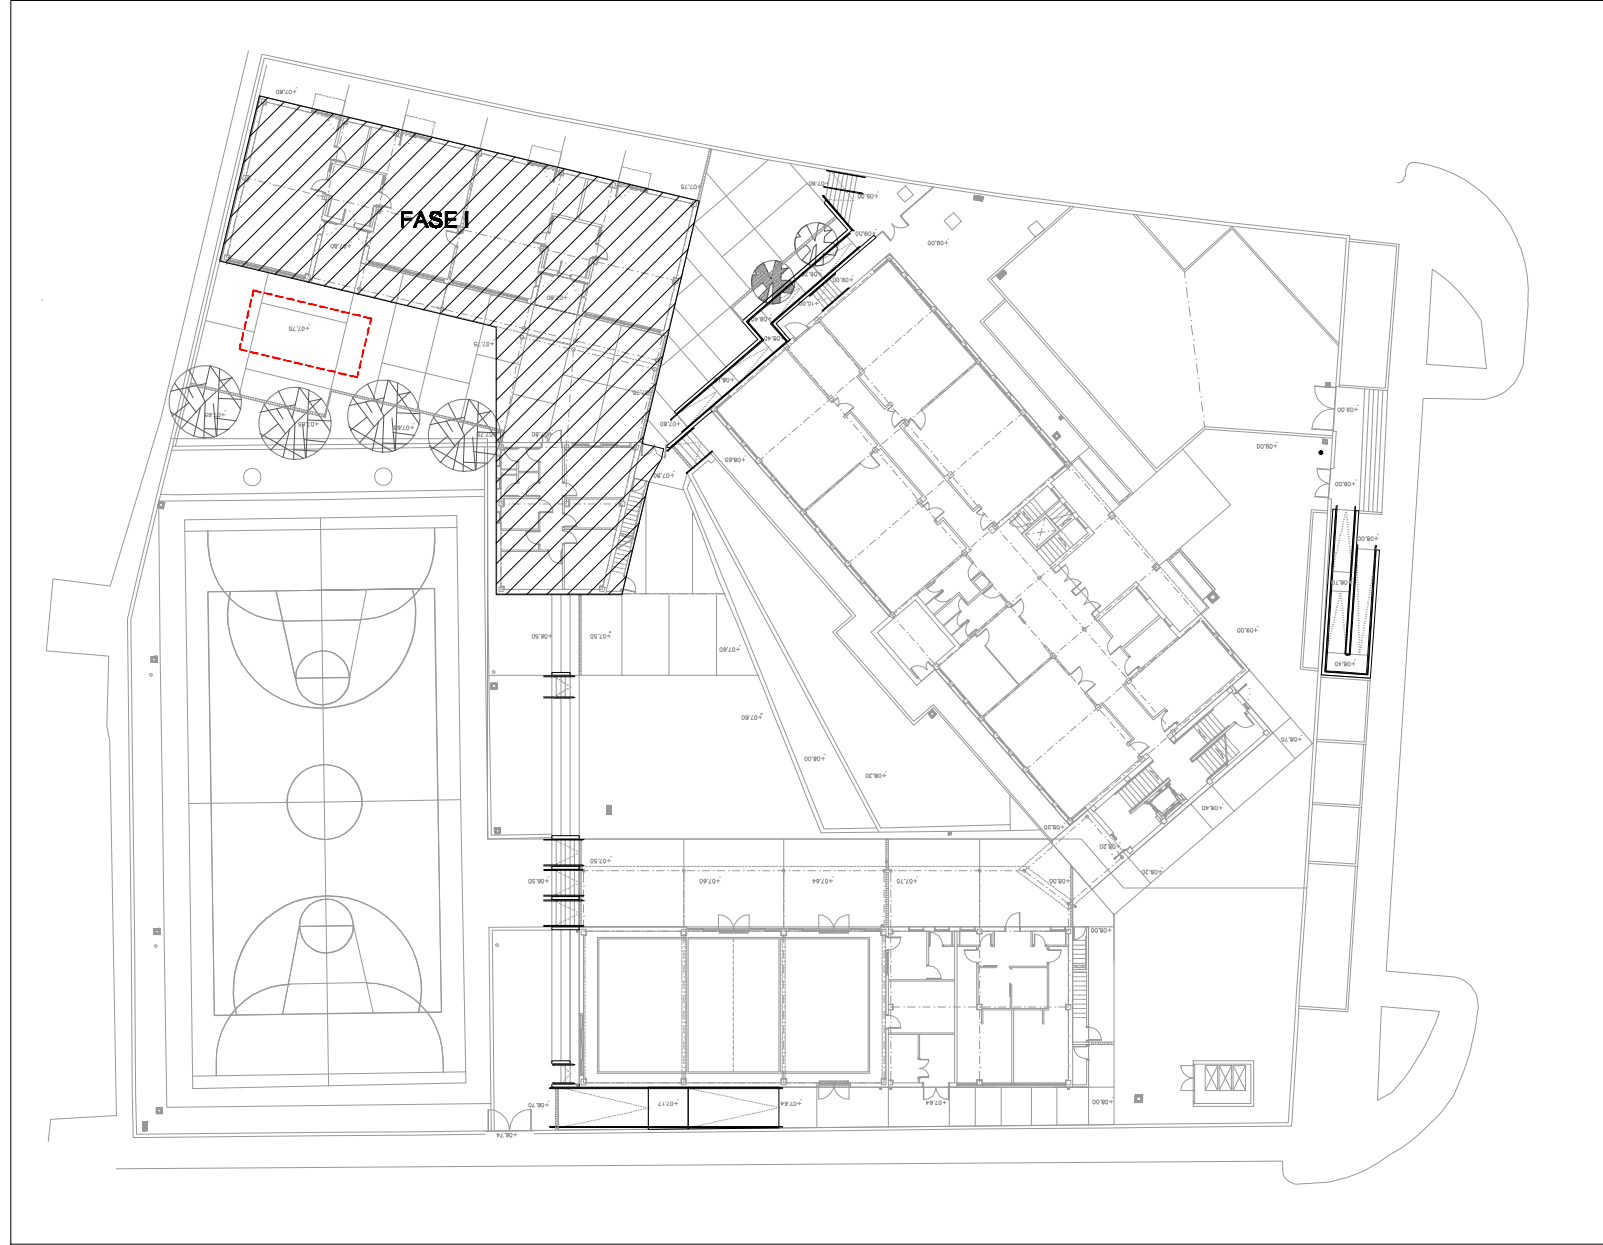

PROPIETAT:

Govern de les Illes Balears
Conselleria d'Educació i Cultura
I. B. I. S. E. C.
Institut Balear d'Infraestructures i Serveis Educatius i Culturals
c/ Capità Soler, 29, 4rt - 07004 - Palma de Mallorca Tel. (+34) 971 177870 Fax (+34) 971 176587


PROJECTE: AMPLIACIÓ DEL C.P. POETA VILLANGÓMEZ AMB UN MÒDUL D'EDUCACIÓ INFANTIL I GIMNÀS

ADREÇA: CARRER FELIP CURTOIS I VALLS, S/N
POBLACIÓ: CAS SERRES, EIVISSA
PROVÍNCIA: BALEARS
VISAT:


ARQUITECTE: CARLOS R. GÓMEZ Nº 37.929-8
Avda. Padre Mínguez Nogueras, 19 - 07080 - Eivissa Tel. (+34) 987 587 088 e-mail: carlogomez@ceiba.es

CONTINGUT: CLIMATITZACIÓ AULES INFANTIL


PROJECTE: BÀSIC I EXECUTIU	FASE: 1ª FASE
ESCALA: 1/50	Nº PROJECTE: 080101
DATA: DESEMBRE 2008	Nº PLÀNOL: 1_CA_02
ARXIU: 1_CA_01_02_03.dwg	
REVISIÓ: 01	
DIBUXTAT: CARLOS R. GÓMEZ	

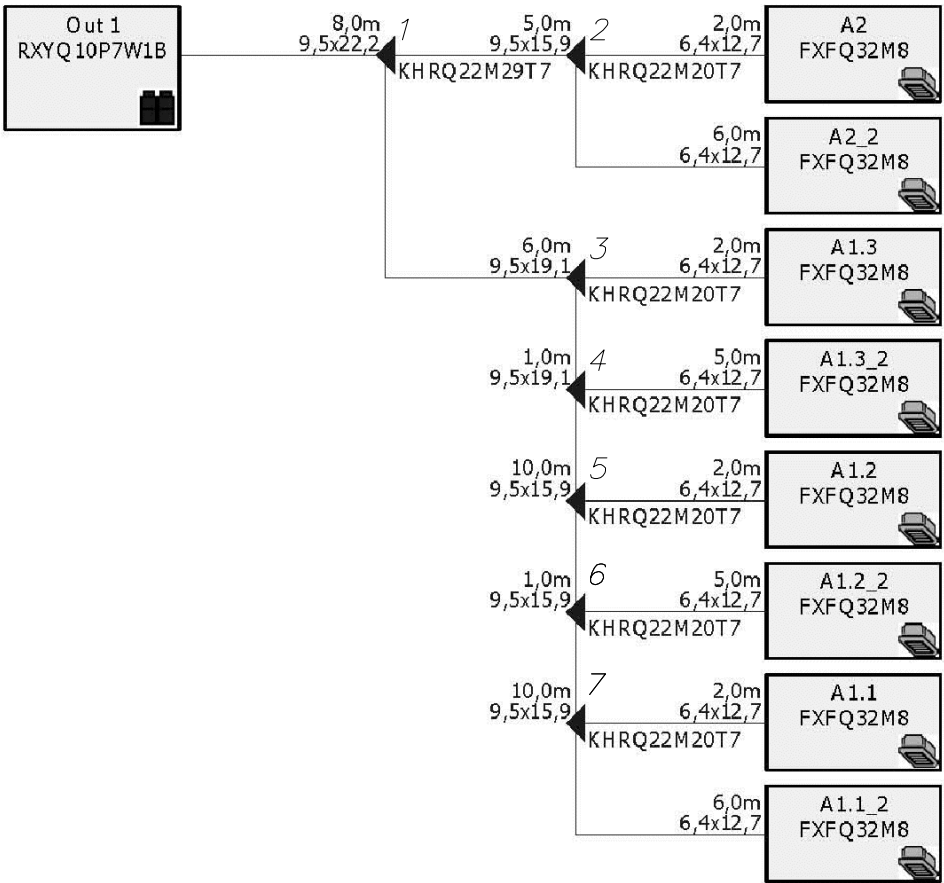

ESQUEMA HIDRÀULICO VRV

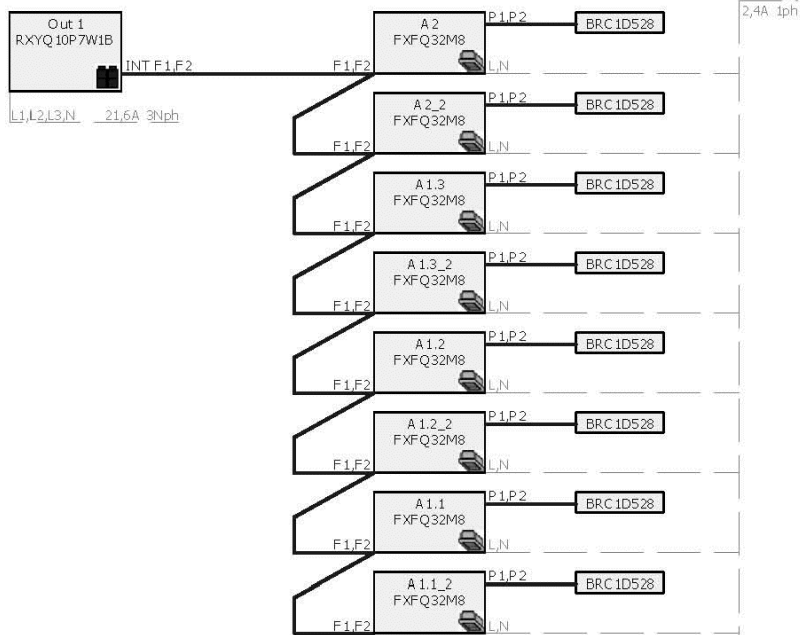

ESQUEMA CABLEADO VRV

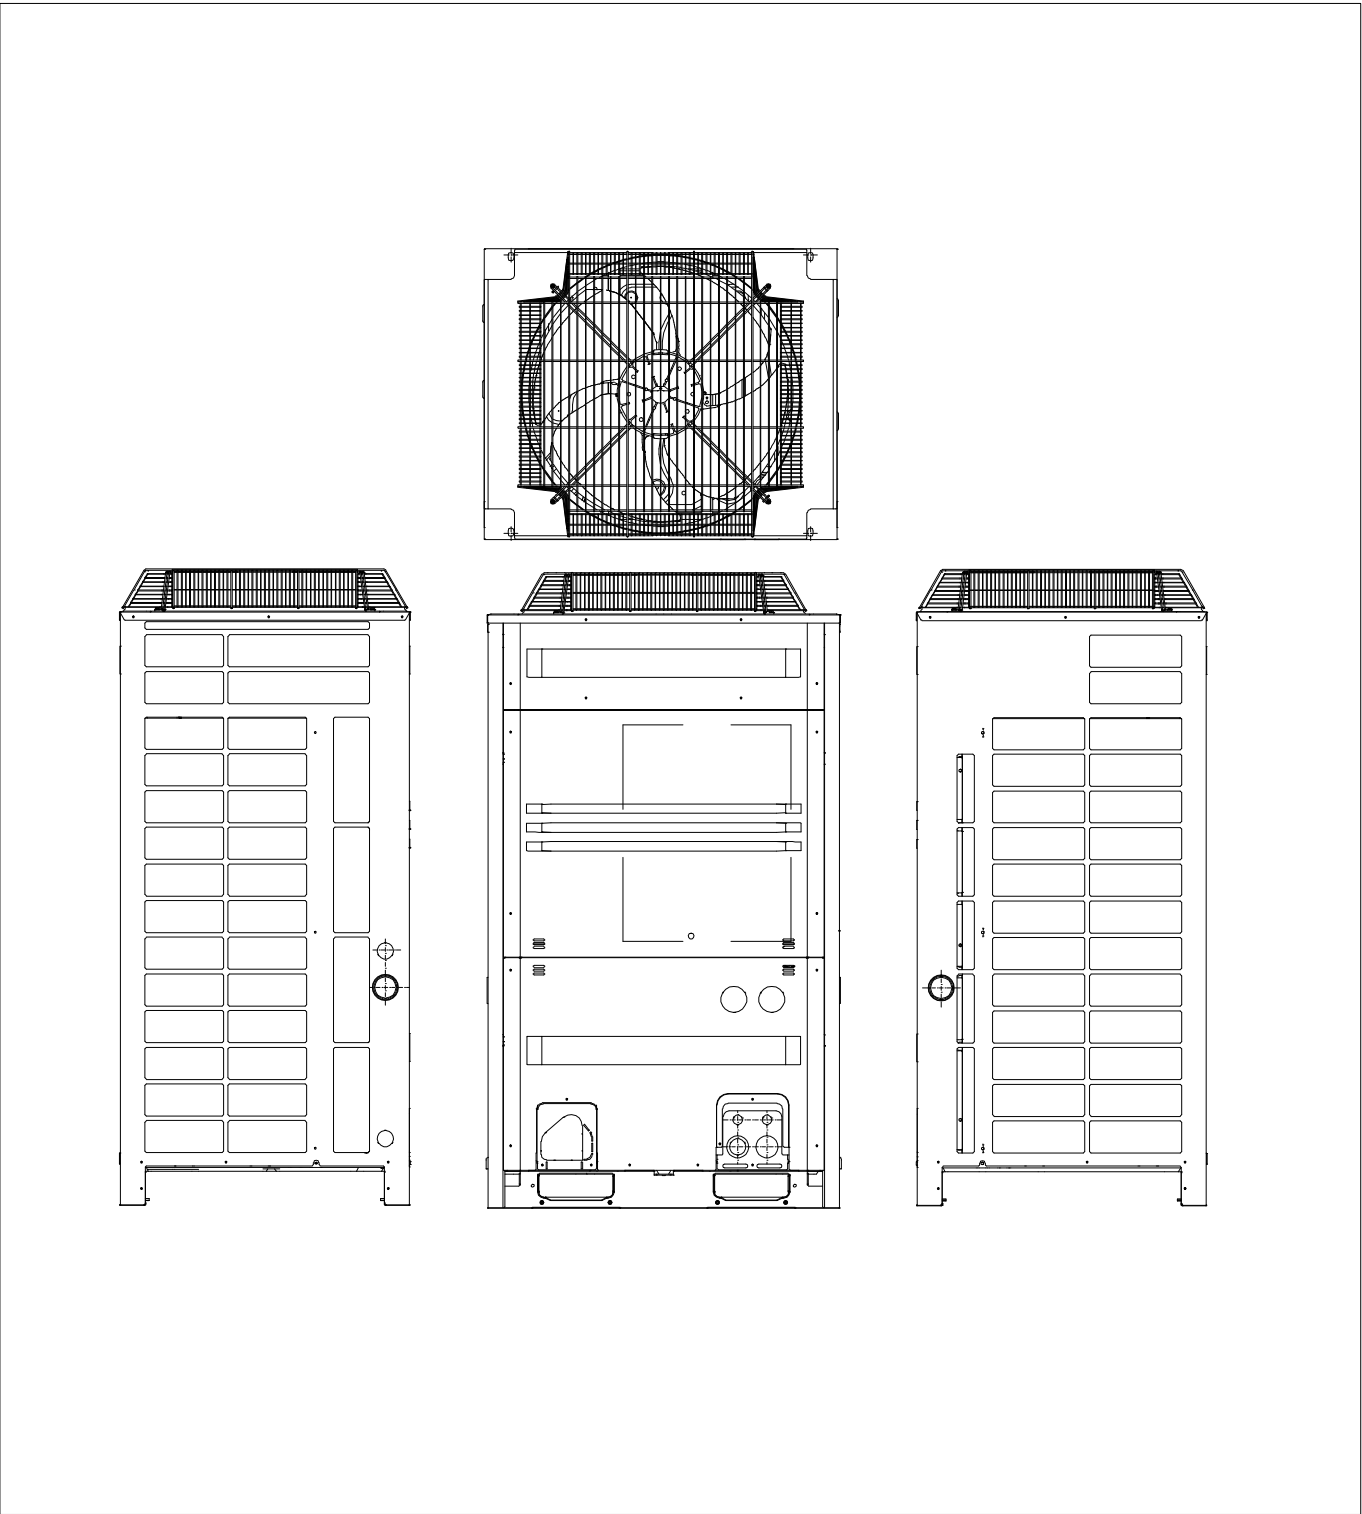

UNIDAD EXTERIOR MOD. RXYQ10P7W1B
E:1/20



PROPIETAT:



Govern de les Illes Balears
Conselleria d'Educació i Cultura

I. B. I. S. E. C.

Institut Balear d'Infraestructures i Serveis Educatius i Culturals
c/ Capità Salom, 29, 4rt - 07004 - Palma de Mallorca tel. (+34) 971 177 873 fax (+34) 971 176 537

PROJECTE:

AMPLIACIÓ DEL C.P. POETA
VILLANGÓMEZ AMB UN MÒDUL
D'EDUCACIÓ INFANTIL I GIMNÀS

ADREÇA:

CARRER FELIP CURTOIS I VALLS, S/N

POBLACIÓ:

CAS SERRES, EIVISSA

PROVÍNCIA:

BALEARS

VISAT:

ARQUITECTE:

CARLOS R. GÓMEZ

Nº 37.929-8

Avda. Pedro Matute Noguera, 19 - 07000 - Eivissa





tel. (+34) 687 587 608

e-mail: carlogomez@valls.es

CONTINGUT:

DETALLS CLIMATITZACIÓ

PROJECTE:	BÀSIC I EXECUTIU		FASE:	1ª FASE
ESCALA:	1/20		Nº PROJECTE:	080101
DATA:	DESEMBRE 2008		Nº PLÀNOL:	1_CA_03
ARXIU:	1_CA_01_02_03.dwg			
REVISIÓ:	01			
DIBUIXAT:	CARLOS R. GÓMEZ			

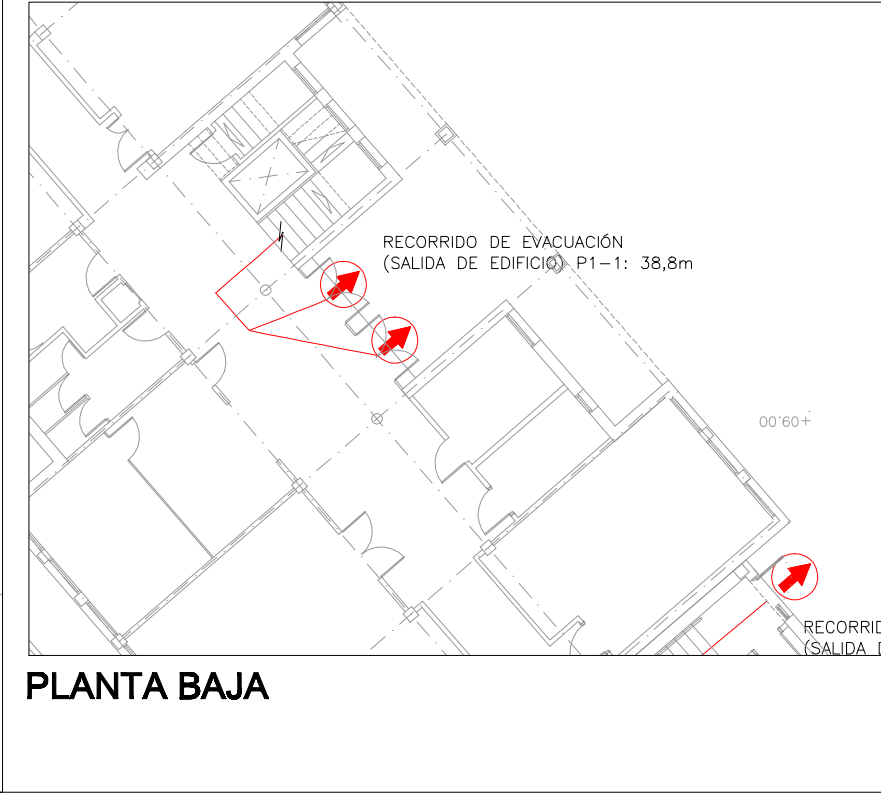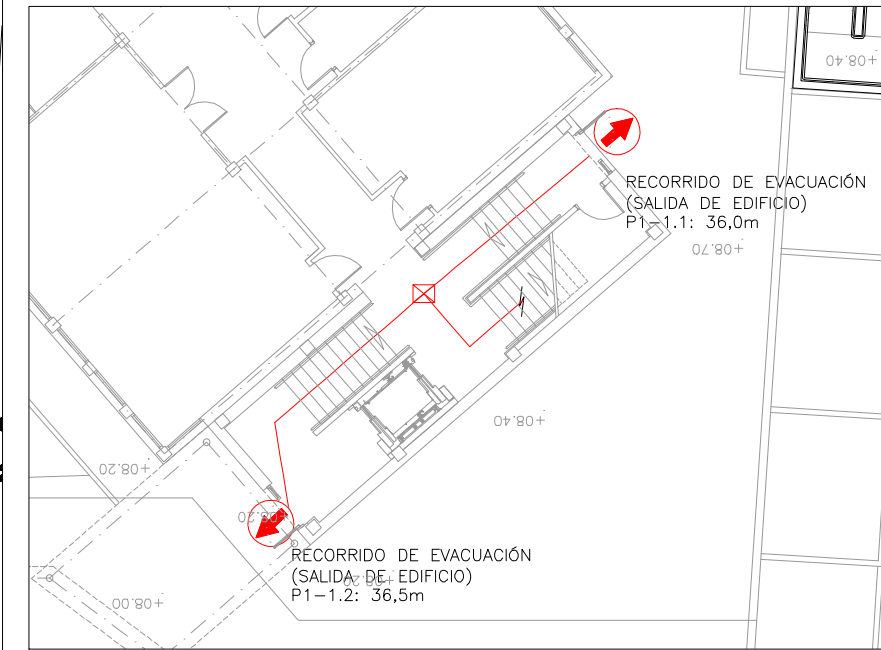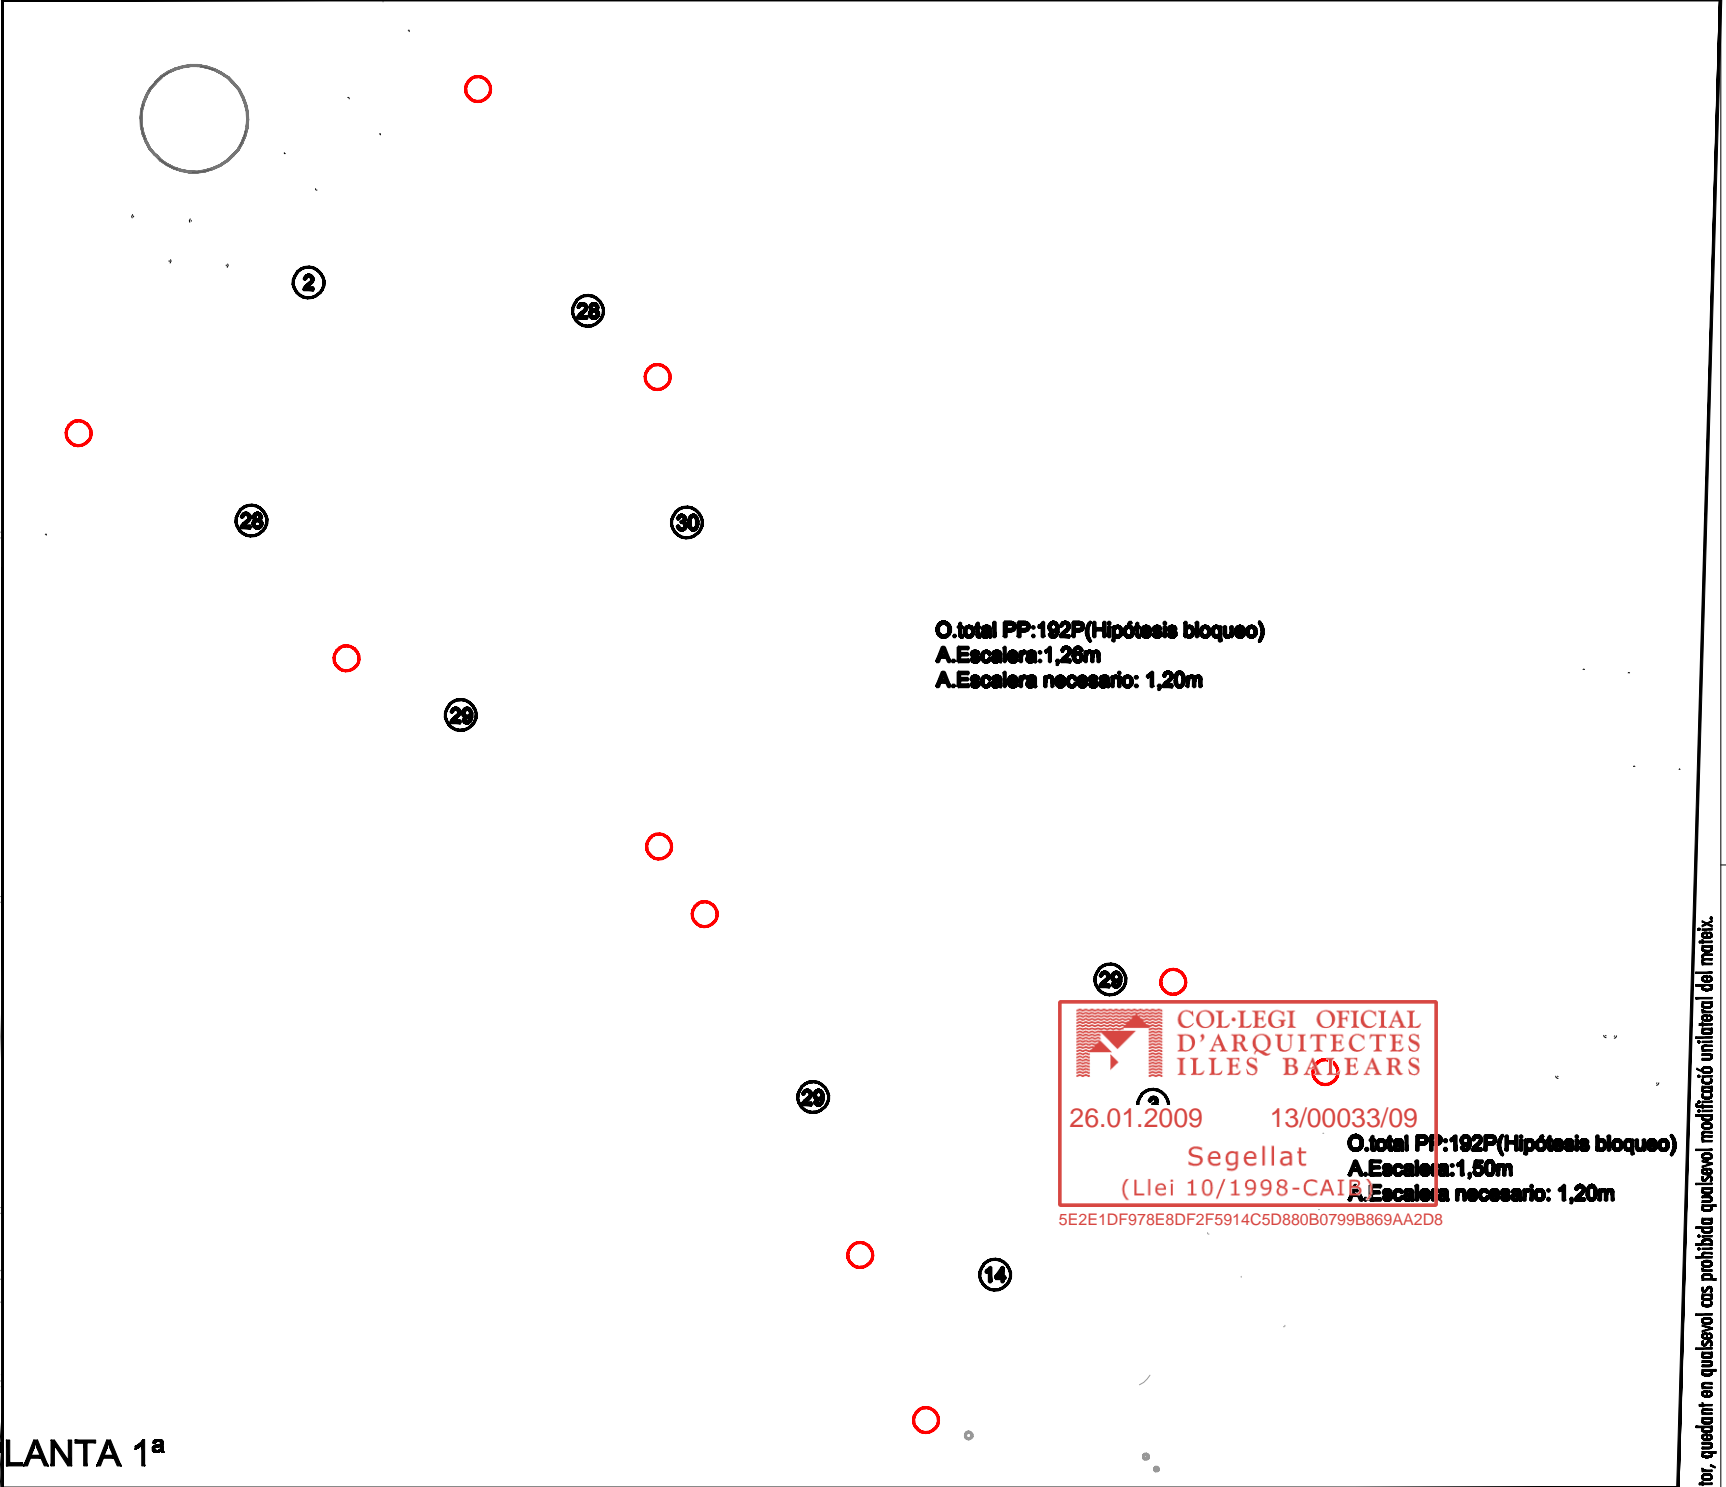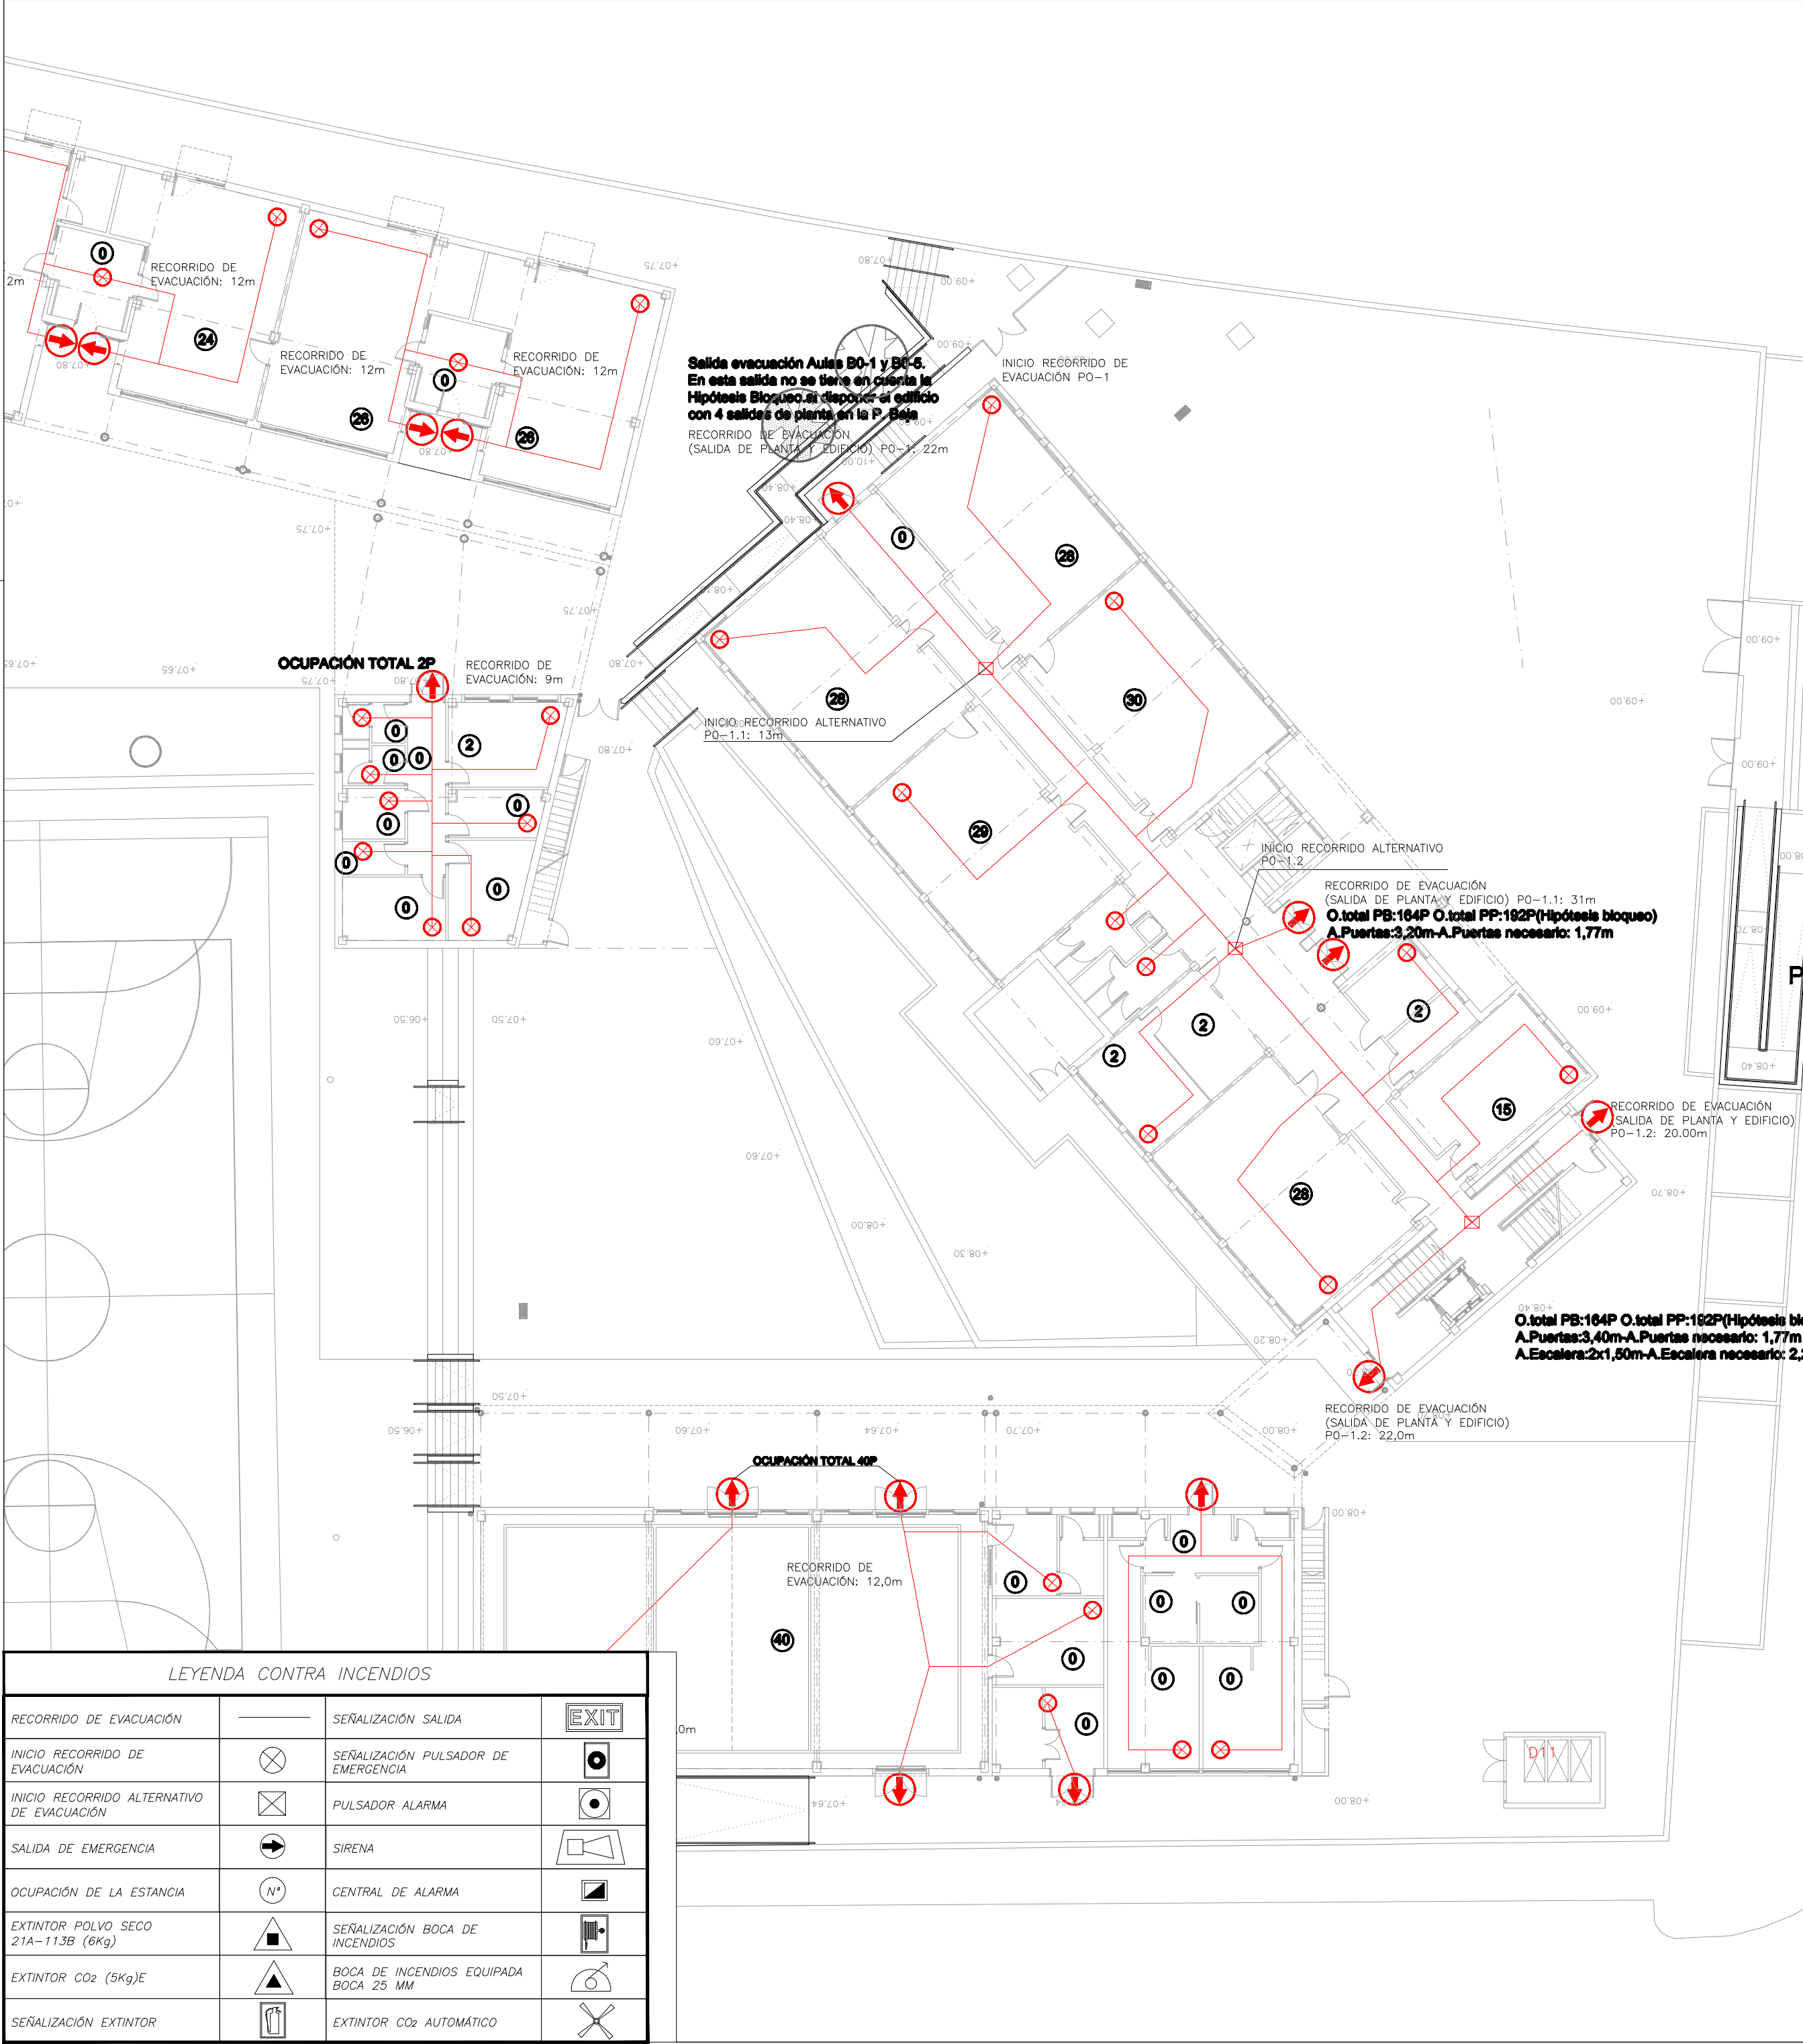

PROPIETAT:

Govern de les Illes Balears
Conselleria d'Educació i Cultura
I. B. I. S. E. C.
Institut Balear d'Infraestructures i Serveis Educatius i Culturals
c/ Capità Salom, 29, 4rt - 07004 - Palma de Mallorca tel. (+34) 971 177 873 fax (+34) 971 176 537

PROJECTE: **AMPLIACIÓ DEL C.P. POETA VILLANGÓMEZ AMB UN MÒDUL D'EDUCACIÓ INFANTIL I GIMNÀS**

ADREÇA: CARRER FELIP CURTOIS I VALLS, S/N
POBLACIÓ: CAS SERRES, EIVISSA
PROVÍNCIA: BALEARS

VISAT:

ARQUITECTE: **CARLOS R. GÓMEZ** Nº 37.929-8
Avda. Pedro Matute Noguera, 19 - 07000 - Eivissa tel. (+34) 607 587 606 e-mail: carlogomez@valls.es

CONTINGUT: **INSTAL·LACIÓ CONTRAINCENDIS RECORREGUT D'EVACUACIÓ**

PROJECTE: BÀSIC I EXECUTIU
ESCALA: 1/200
DATA: DESEMBRE 2008
ARXIU: 1 CI 01 02 03 04.dwg
REVISIÓ: 01
DIBUIXAT: CARLOS R. GÓMEZ


FASE: **1ª FASE**
Nº PROJECTE: **080101**
Nº PLÀNOL: **1_CI_01**




COL·LEGI OFICIAL
D'ARQUITECTES
ILLES BALEARS

26.01.2009 13/00033/09
Segellat
(Llei 10/1998-CAIB)

5E2E1DF978E8DF2F5914C5D880B0799B869AA2D

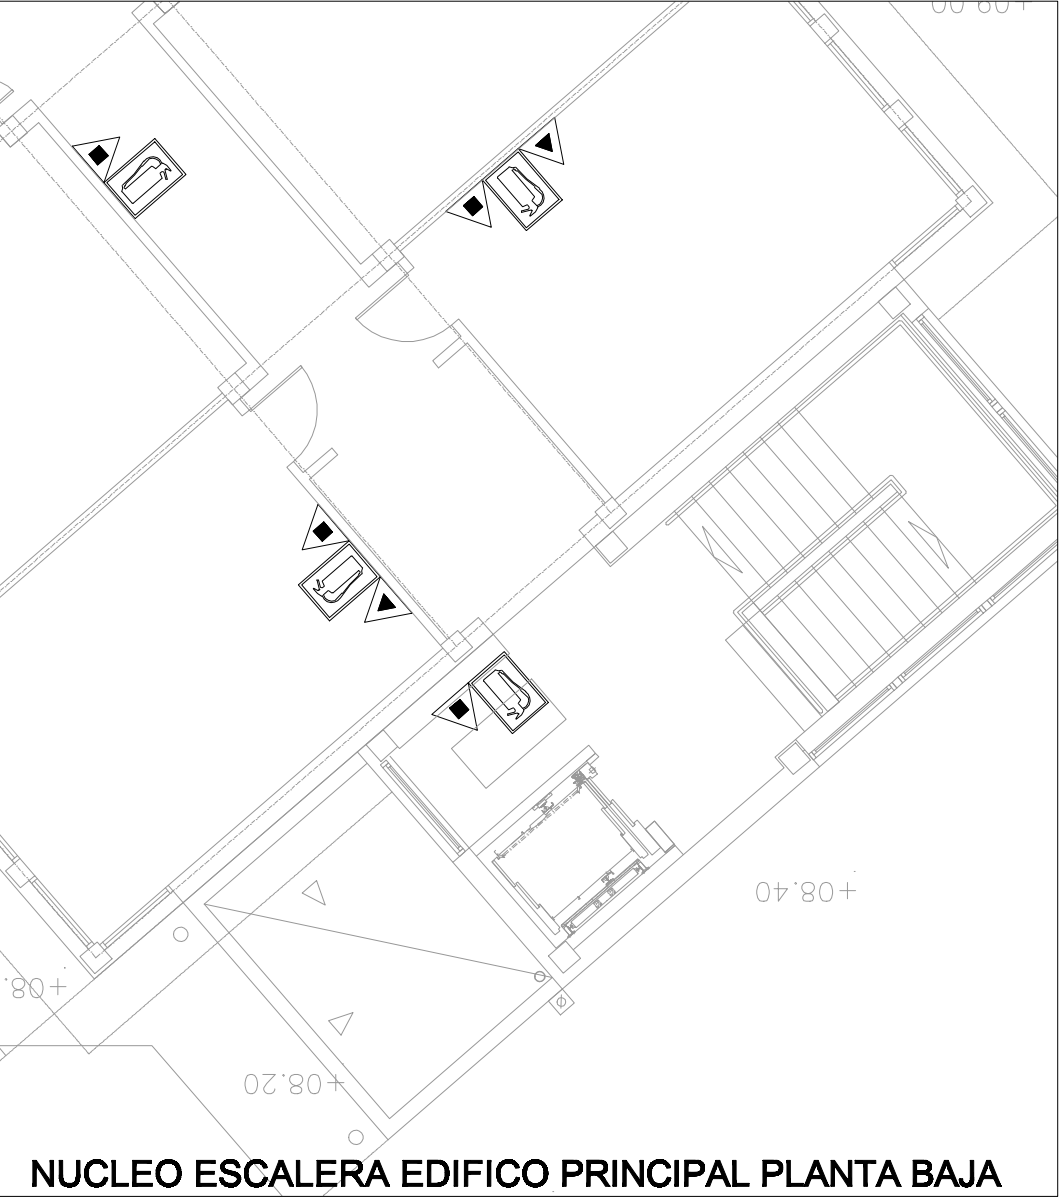

 NUCLEO ESCALERA EDIFICO PRINCIPAL PLANTA BAJA

RECORRIDO DE EVACUACIÓN		SEÑALIZACIÓN SALIDA	
INICIO RECORRIDO DE EVACUACIÓN		SEÑALIZACIÓN PULSADOR DE EMERGENCIA	
INICIO RECORRIDO ALTERNATIVO DE EVACUACIÓN		PULSADOR ALARMA	
SALIDA DE EMERGENCIA		SIRENA	
Ocupación de la estancia		CENTRAL DE ALARMA	
EXTINTOR POLVO SECO 21A-113B (6Kg)		SEÑALIZACIÓN BOCA DE INCENDIOS	
EXTINTOR CO2 (5Kg)E		BOCA DE INCENDIOS EQUIPADA BOCA 25 MM	
SEÑALIZACIÓN EXTINTOR		EXTINTOR CO2 AUTOMÁTICO	

PROPIETAT:

Govern de les Illes Balears

Conselleria d'Educació i Cultura

I. B. I. S. E. C.

Institut Balear d'Infraestructures i Serveis Educatius i Culturals
c/ Capità Salom, 29, 4rt - 07004 - Palma de Mallorca tel. (+34) 971 177 873 fax (+34) 971 176 537

PROJECTE:

AMPLIACIÓ DEL C.P. POETA VILLANGÓMEZ AMB UN MÒDUL D'EDUCACIÓ INFANTIL I GIMNÀS

ADREÇA: CARRER FELIP CURTOIS I VALLS, S/N**POBLACIÓ:** CAS SERRES, EIVISSA**PROVÍNCIA: BALEARS****VISAT:****ARQUITECTE:**

CARLOS R. GÓMEZ

Nº 37.929-8

Avda. Pedro Matutes Noguera, 19 - 07800 - Eivissa

**CONTINGUT: INSTAL·LACIÓ CONTRA INCENDIS
AULES INFANTILS I NUCLI EXISTENT**

PROJECTE: BÀSIC I EXECUTIU

ESCALA: 1/100

DATA: DESEMBRE 2008

ARXIU: 1

REVISIÓ: 01

FASE:

1ª FASE

N° PROJECTE:

080101

Nº PLÀNOL:

CI 02



LEYENDA CONTRA INCENDIOS			
RECORRIDO DE EVACUACIÓN		SEÑALIZACIÓN SALIDA	
INICIO RECORRIDO DE EVACUACIÓN		SEÑALIZACIÓN PULSADOR DE EMERGENCIA	
INICIO RECORRIDO ALTERNATIVO DE EVACUACIÓN		PULSADOR ALARMA	
SALIDA DE EMERGENCIA		SIRENA	
OCUPACIÓN DE LA ESTANCIA		CENTRAL DE ALARMA	
EXTINTOR POLVO SECO 21A-113B (6Kg)		SEÑALIZACIÓN BOCA DE INCENDIOS	
EXTINTOR CO2 (5Kg)E		BOCA DE INCENDIOS EQUIPADA BOCA 25 MM	
SEÑALIZACIÓN EXTINTOR		EXTINTOR CO2 AUTOMÁTICO	



COL·LEGI OFICIAL
D'ARQUITECTES
ILLES BALEARS

26.01.200913/00033/09

Segellat
(Llei 10/1998-CAIB)

5E2E1DF978E8DF2F5914C5D880B0799B869AA2D8

PROPIETAT:



Govern de les Illes Balears

Conselleria d'Educació i Cultura

I. B. I. S. E. C.

Institut Balear d'Infraestructures i Serveis Educatius i Culturals
c/ Capità Salom, 29, 4rt - 07004 - Palma de Mallorca tel. (+34) 971 177 873 fax (+34) 971 176 537

PROJECTE:

AMPLIACIÓ DEL C.P. POETA
VILLANGÓMEZ AMB UN MÒDUL
D'EDUCACIÓ INFANTIL I GIMNÀS

ADREÇA:

CARRER FELIP CURTOIS I VALLS, S/N

POBLACIÓ:

CAS SERRES, EIVISSA

PROVÍNCIA:

BALEARS

VISAT:

ARQUITECTE:

CARLOS R. GÓMEZ

Nº 37.929-8

Avda. Pedro Matute Noguera, 19 - 07000 - Eivissa

tel. (+34) 687 587 608

e-mail: carlogomez@ceib.es

CONTINGUT:

INSTAL·LACIÓ CONTRA INCENDIS
PLANTA BAIXA EDIFICI PRINCIPAL

PROJECTE:

BÀSIC I EXECUTIU

ESCALA:

1/100

DATA:

DESEMBRE 2008

ARXIU:

1_CI_01_02_03_04.dwg

REVISIÓ:

01

DIBUIXAT:

CARLOS R. GÓMEZ



FASE:

1ª FASE

Nº PROJECTE:

080101

Nº PLÀNOL:

1_CI_03

El present document és còpia de l'original, del qual és autor l'arquitecte CARLOS R. GÓMEZ. La seva utilització total i/o parcial, així com qualsevol reproducció o cèssio a tercers, requereix de la prèvia autorització expressa de l'autor, quedant en qualsevol modificació unilateral del mateix.